


PRIMO PIANO

Particolare collegamento batterie di post riscaldamento ad acqua da canale

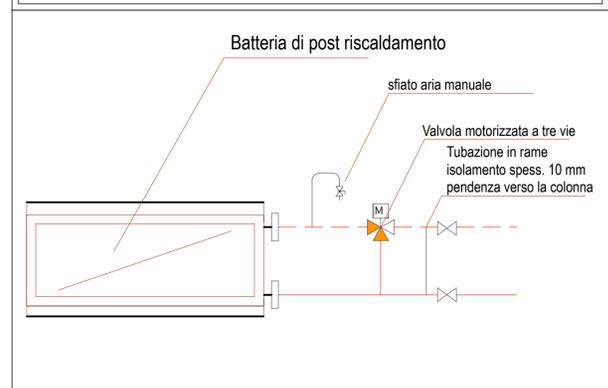

COMMITTENTE: **Azienda di Rilievo Nazionale e di Alta Specializzazione  
Ospedale Civico e Benfratelli - Giovanni Di Cristina - Maurizio Ascoli 90127 PALERMO**

PROGETTO ESEGUITO DA:  
**Servizi Italia S.p.A.**  
Via S. Pietro, 59/6 - Castelfraia di Soragna (PR)



LAVORO: **NUOVA CENTRALE DI STERILIZZAZIONE**

DESCRIZIONE: **IMPIANTI DI CLIMATIZZAZIONE E VENTILAZIONE  
SCHEMA ALIMENTAZIONE BATTERIE DI POST RISCALDAMENTO  
PIANO PRIMO**

A.T.I.:  
**Servizi Italia S.p.A. (capogruppo)**  
Via S. Pietro, 59/6 - 43019 Castelfraia di Soragna (PR)  
P.IVA 02144660343

Il Direttore dei Lavori  
(Arch. Antonio PALERMO)

Il Responsabile Unico del Procedimento  
(Arch. Giuseppe Antonio BONO)

EMISSIONE: **TAVOLA**  
19-10-2010 **019-1M08-0**  
SCALA: 1:100