



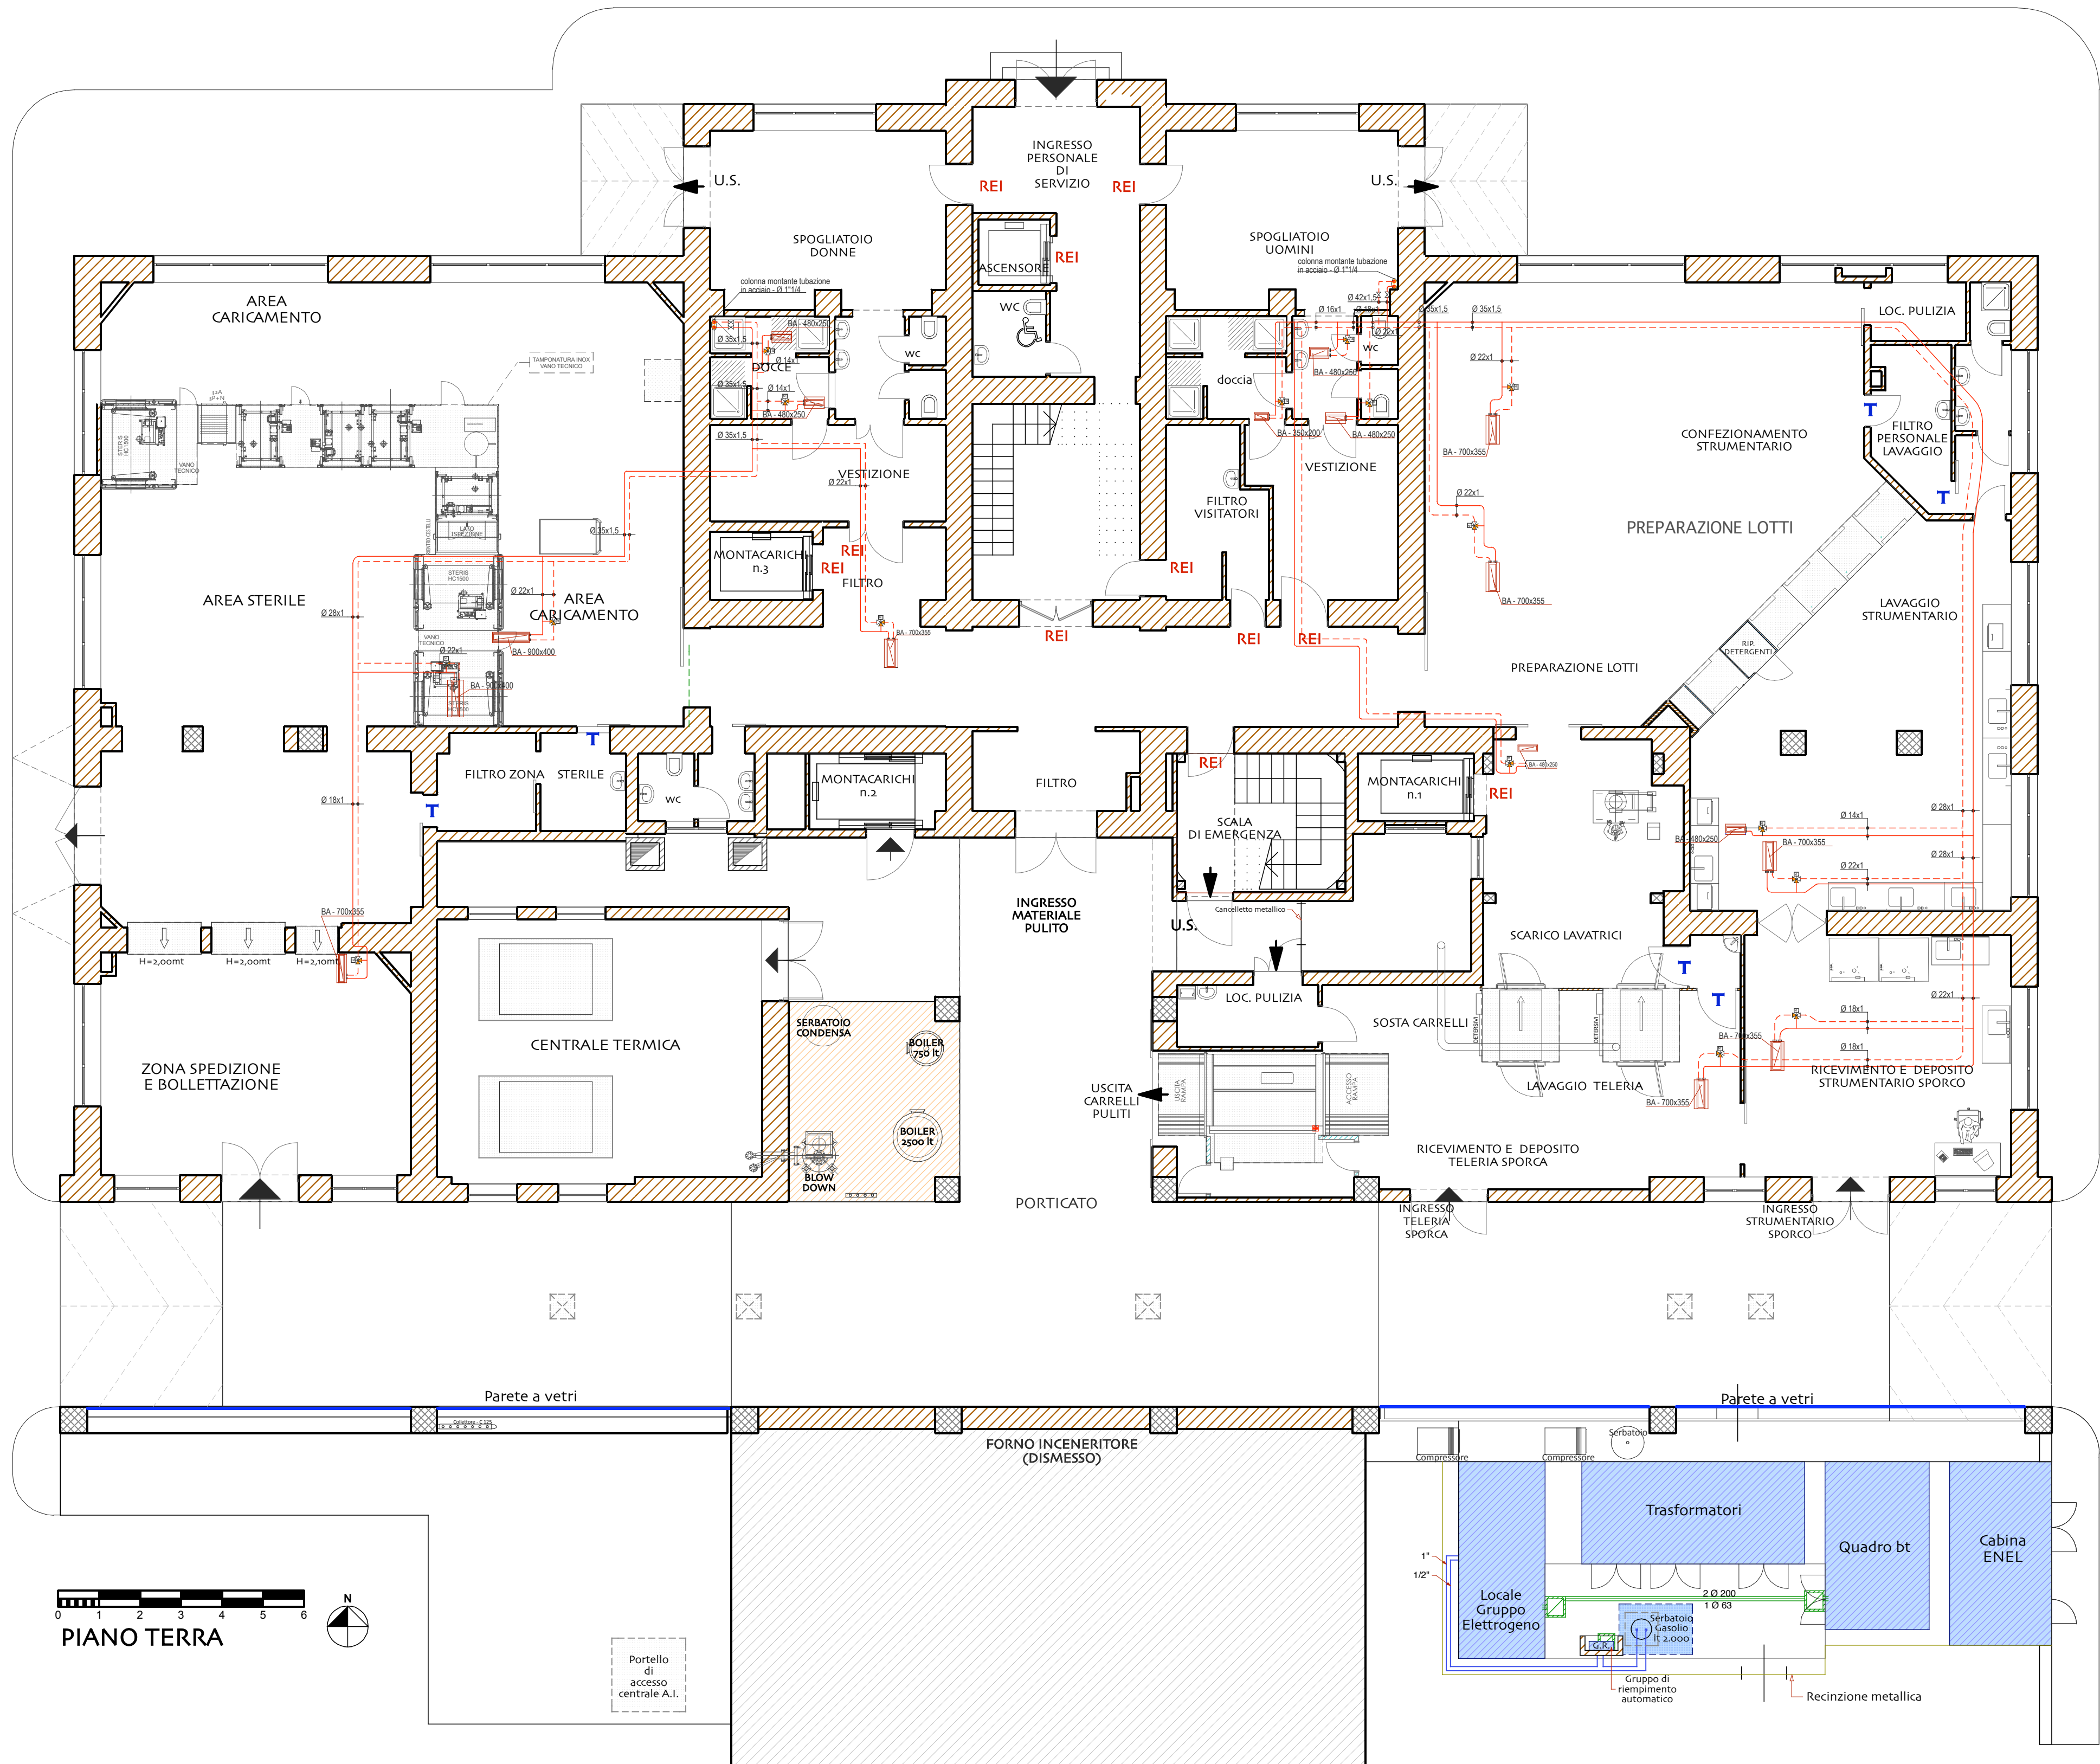

Particolare collegamento batterie di post riscaldamento ad acqua da canale

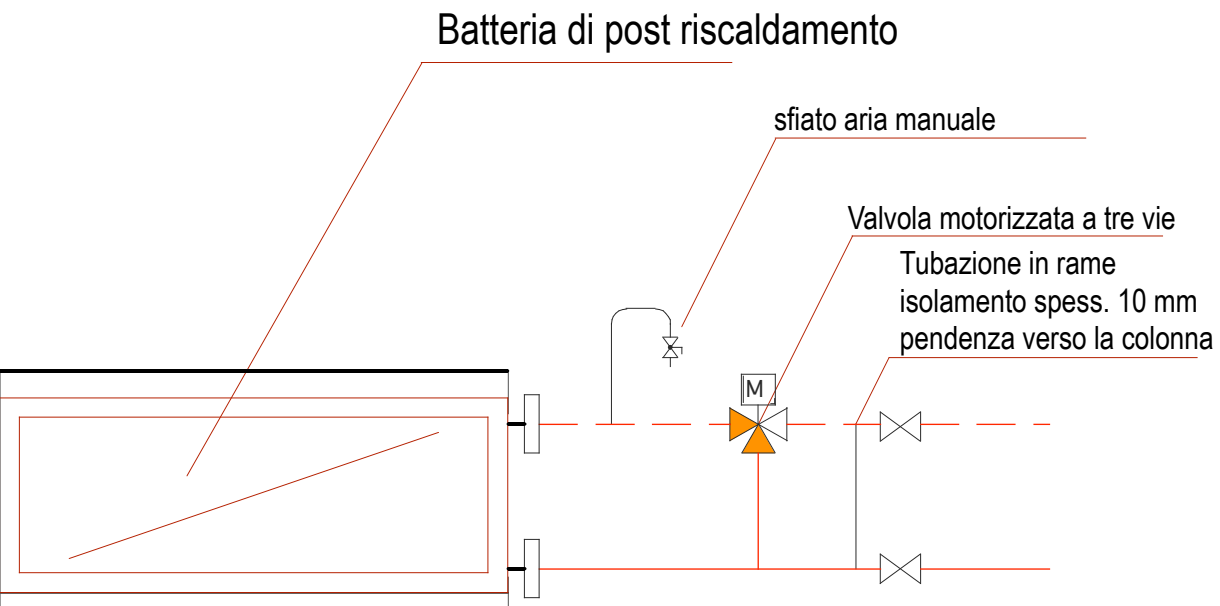

COMMITTENTE: Azienda di Rilievo Nazionale e di Alta Specializzazione
Ospedale Civico e Benfratelli - Giovanni Di Cristina - Maurizio Ascoli 90127 PALERMO

PROGETTO ESEGUITO DA:
Servizi Italia S.p.A.
Via S. Pietro, 59/b - 43019 Castellina di Soragna (PR)



LAVORO: **NUOVA CENTRALE DI STERILIZZAZIONE**

DESCRIZIONE: **IMPIANTI DI CLIMATIZZAZIONE E VENTILAZIONE
SCHEMA ALIMENTAZIONE BATTERIE DI POST RISCALDAMENTO
PIANO TERRA**

A.T.I.:
Servizi Italia S.p.A. (capogruppo)
Via S. Pietro, 59/b - 43019 Castellina di Soragna (PR)
P.IVA 02144660343

Il Direttore dei Lavori
(Arch. Antonino PALERMO)

Il Responsabile Unico del Procedimento
(Arch. Giuseppe Antonio BONO)

EMISSIONE:

19-10-2010

TAVOLA

019-1M07-0

SCALA: 1:100